


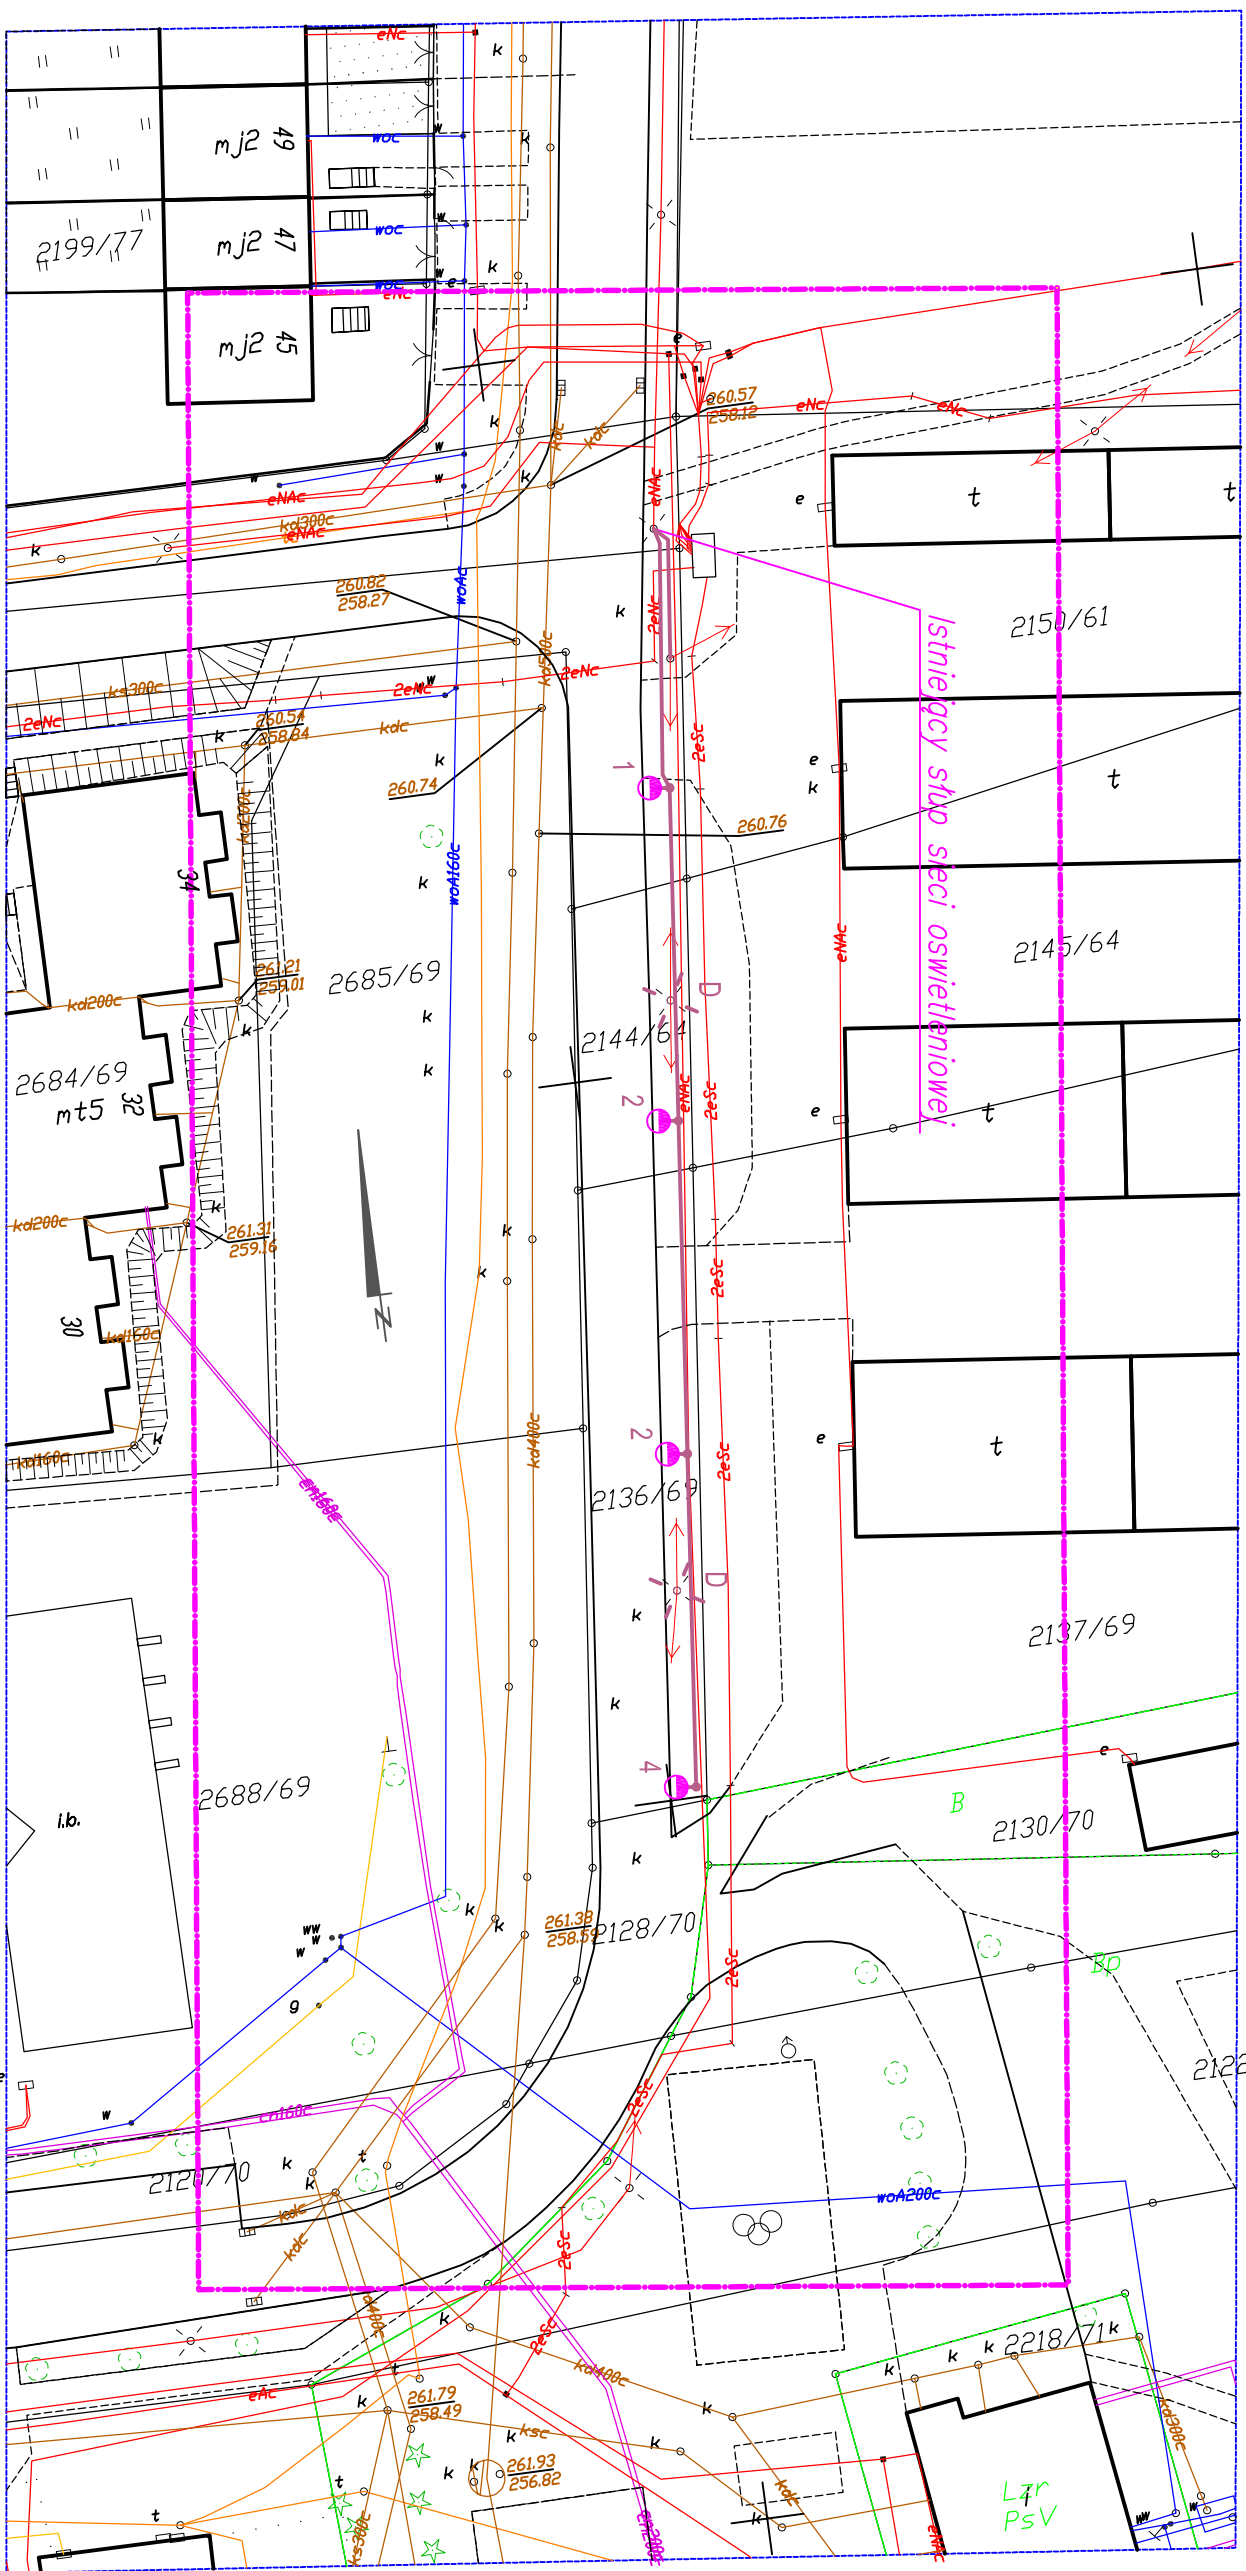

LEGENDA:



Slup SAL-K1 Wys. 6m z wysięgnikiem zintegrowanym,
oprawa OPA-1 S70W z kloszem Auris Maxi



Pas drogowy



Projektowany kabel nN – oświetleniowy w rurze osłonowej



Istniejące oprawy do zdemontowania

SKALA 1:500

Objekt / Temat	Przebudowa drogi gminnej ul. Długosza, w zakresie infrastruktury oświetleniowej - OŚWIETLENIE DROGOWE.		
Inwestor	Gmina Łedziny, Łedzinska 55, 43-143 Łedziny		
Przedmiot rysunku	Plan zagospodarowania terenu		
Autor	mjr inż. Gerard Morawiec nr upr.: 1010/94	Podpis	Data opracowania Lipiec 2017
			Nr rys. 3.2