



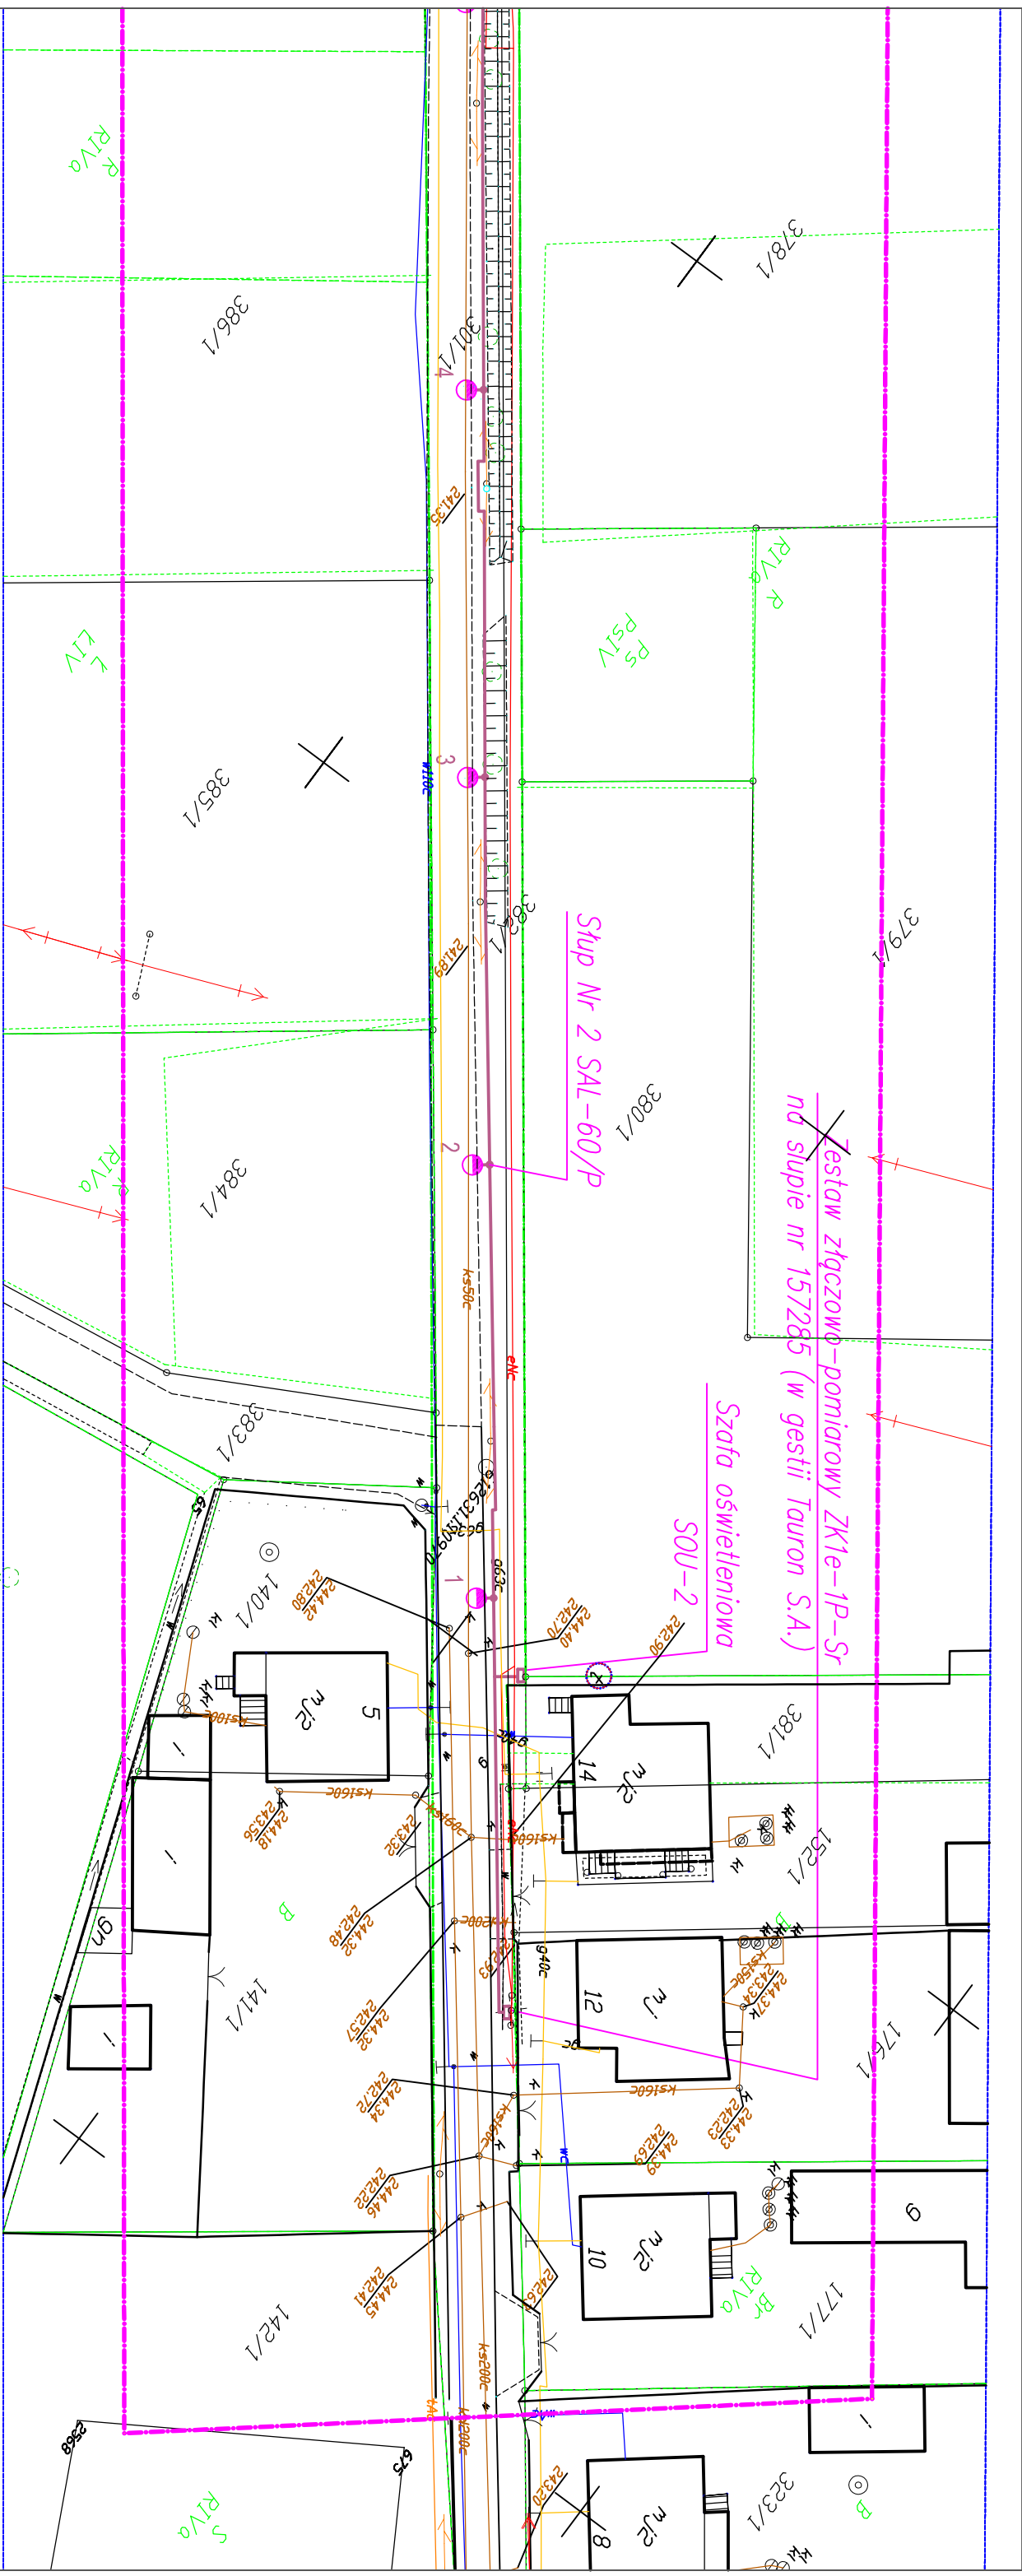

Strup Nr 2 SAL-60/P

Szafa oświetleniowa
SOU-2

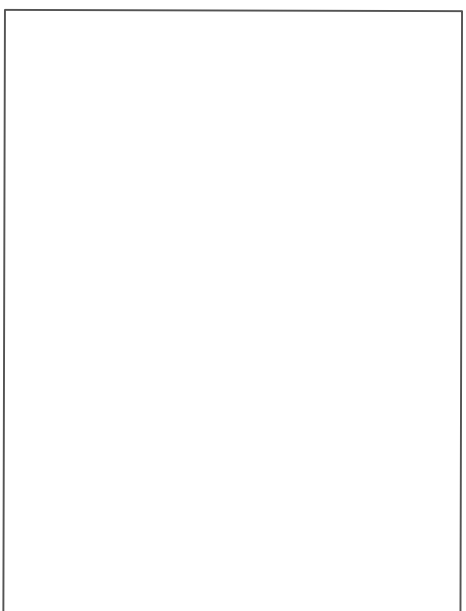

LEGENDA:



Ślup aluminiowy SAL-60, wysokości 6m, fundament B-60 (lub tożsame)
Oprawa ISKRA LED 36W, 4000K, optyka DW (lub tożsame)



Pas drogowy



Projektowany kabel nN – oświetleniowy w rurze osłonowej

SKALA 1:500

Obiekt / Temat	Przebudowa drogi gminnej ul. Lesna, w zakresie infrastruktury oświetleniowej - OSWIETLENIE DROGOWE.			
Inwestor	Gmina Ledziny, Ledzińska 55, 43-143 Ledziny			
Przedmiot rysunku	Plan zagospodarowania terenu - cz.1.			
Autor	mjr inż. Gerard Morawiec nr upr.: 1010/94	Podpis	Data opracowania Sierpień 2017	Nr rys. 3.2.1

Obiekt / Temat	Przebudowa drogi gminnej ul. Lesna, w zakresie infrastruktury oświetleniowej - OSWIETLENIE DROGOWE.			
Inwestor	Gmina Ledziny, Ledzińska 55, 43-143 Ledziny			
Przedmiot rysunku	Plan zagospodarowania terenu - cz.1.			
Autor	mjr inż. Gerard Morawiec nr upr.: 1010/94	Podpis	Data opracowania Sierpień 2017	Nr rys. 3.2.1